


PLANTA BAIXA - DETALHAMENTO DRENAGEM  
ESCALA 1:100

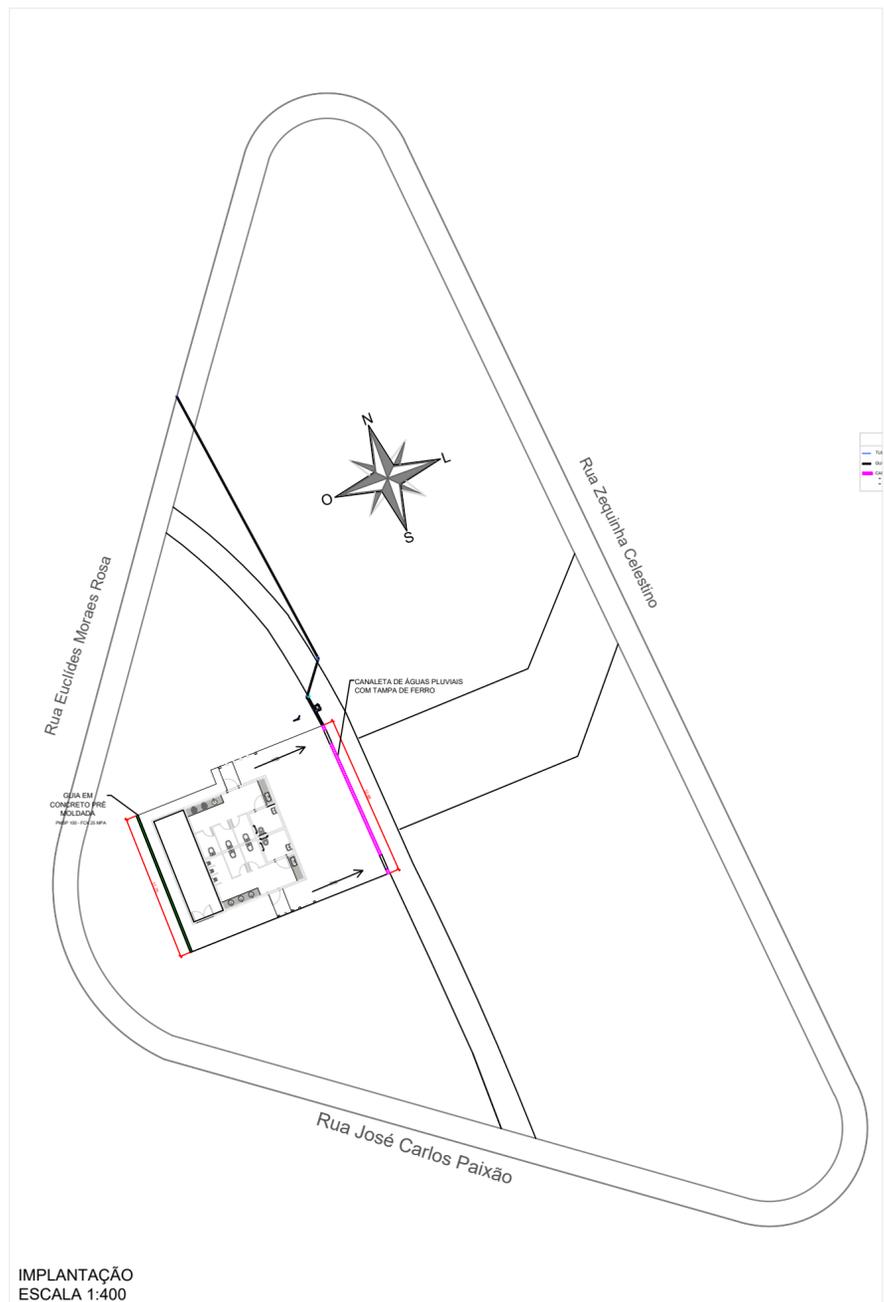

IMPLANTAÇÃO  
ESCALA 1:400

LEGENDAS

- TUBO PVC - DRENAGEM - DIÂMETROS VARIADOS ≈ 29,71M
- GUIA EM CONCRETO PRÉ MOLDADA PMSP 100 - FCK 25MPA ≈ 11,75 M
- ▨ CANALETA DE CONCRETO E GRELHA DE FERRO  
≈ 12,98 M DE CANALETA  
≈ 10,58 M DE TAMPA DE FERRO

|                    |  |                                     |
|--------------------|--|-------------------------------------|
| PROJETO:           | SANITÁRIOS PARQUE ECOLÓGICO                                | 02/06                               |
| LOCAL:             | PRAÇA MARIA APARECIDA BENFICA                              | TAMANHO: A1                         |
| ASSUNTO:           | PROJETOS COMPLEMENTARES DRENAGEM                           | ESCALA: INDICADAS<br>DATA: 01/04/25 |
| PROPRIETÁRIO:      | PREFEITURA MUNICIPAL DE ITATINGA                           |                                     |
| PREFEITO:          | PAULO HENRIQUE DE OLIVEIRA ROQUE                           |                                     |
| AUTORA DO PROJETO: | ENGª CIVIL CAROLINA NUNES DE OLIVEIRA - CREA Nº 5069305578 |                                     |

