




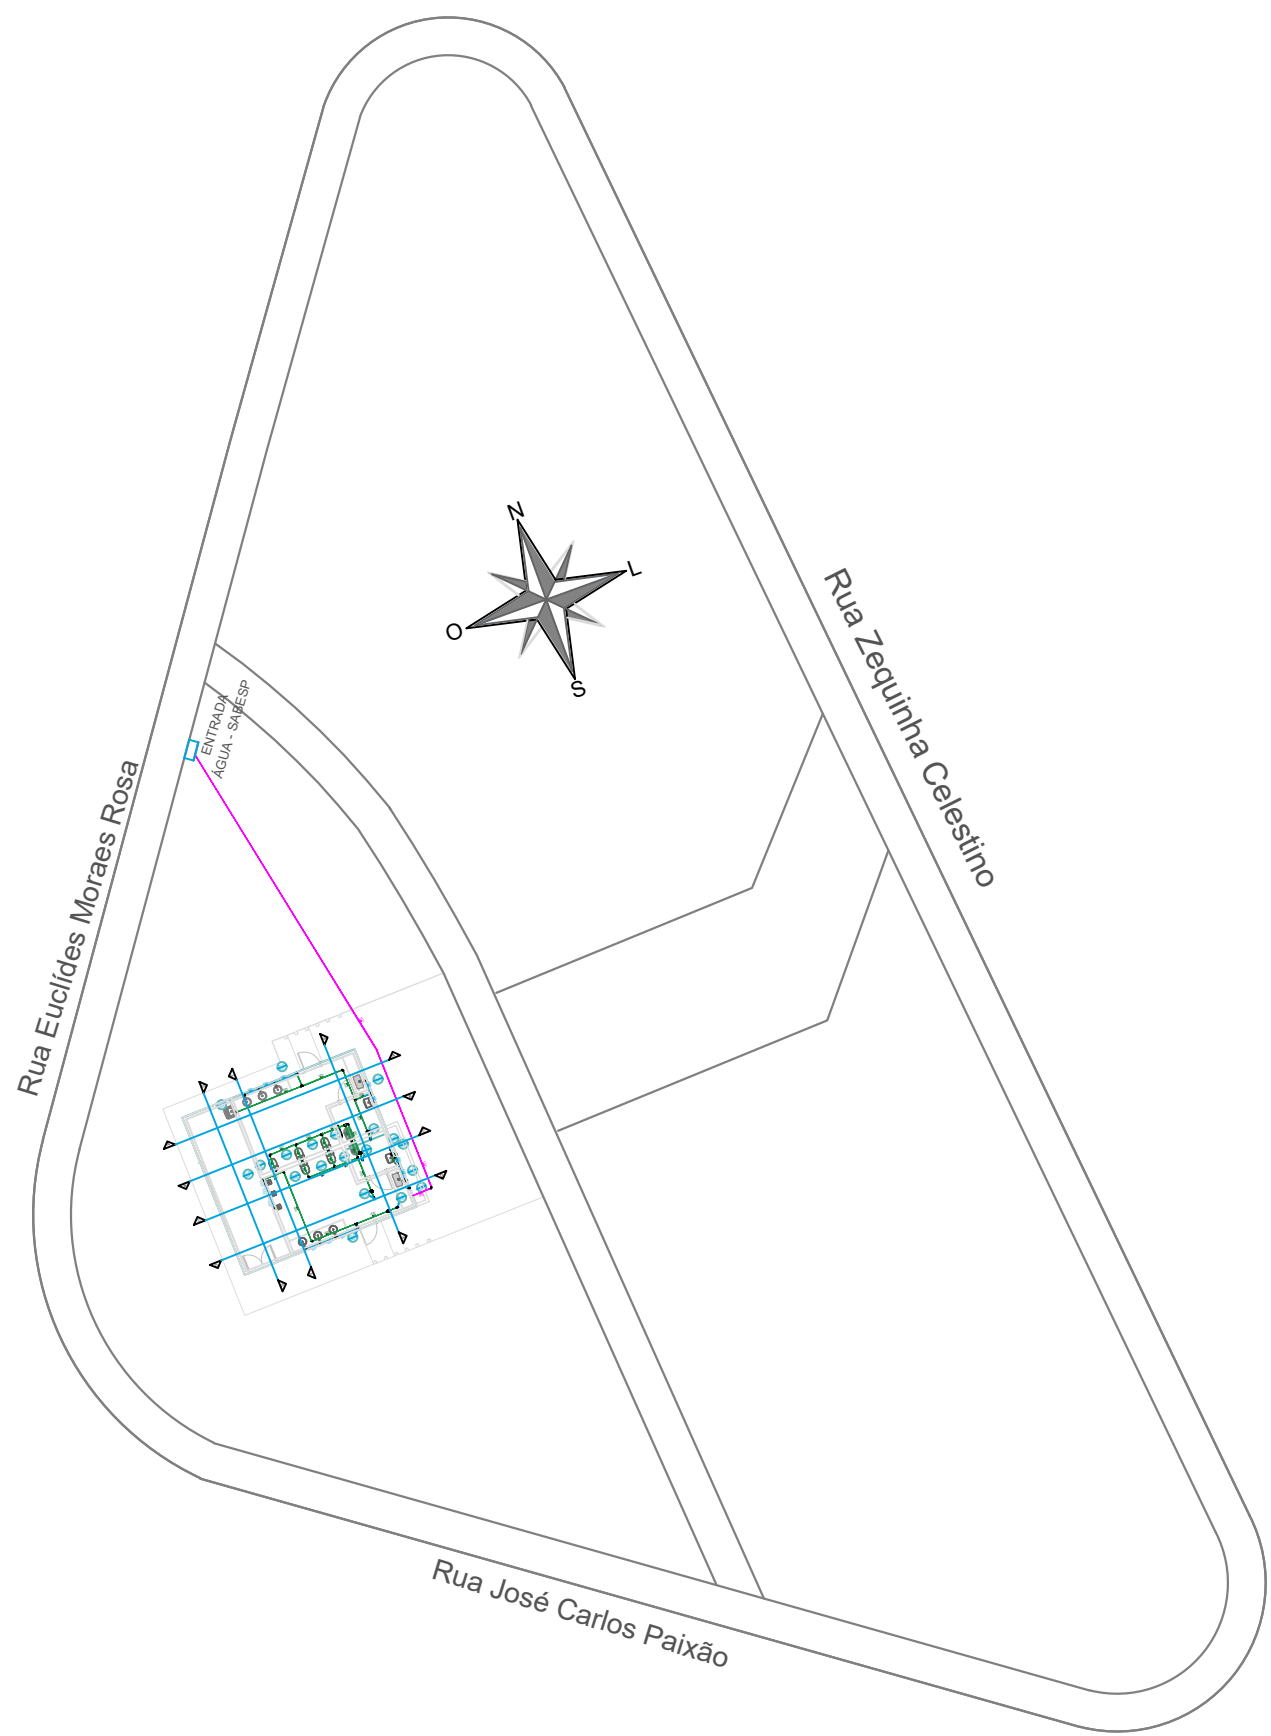

IMPLANTAÇÃO
ESCALA 1:400

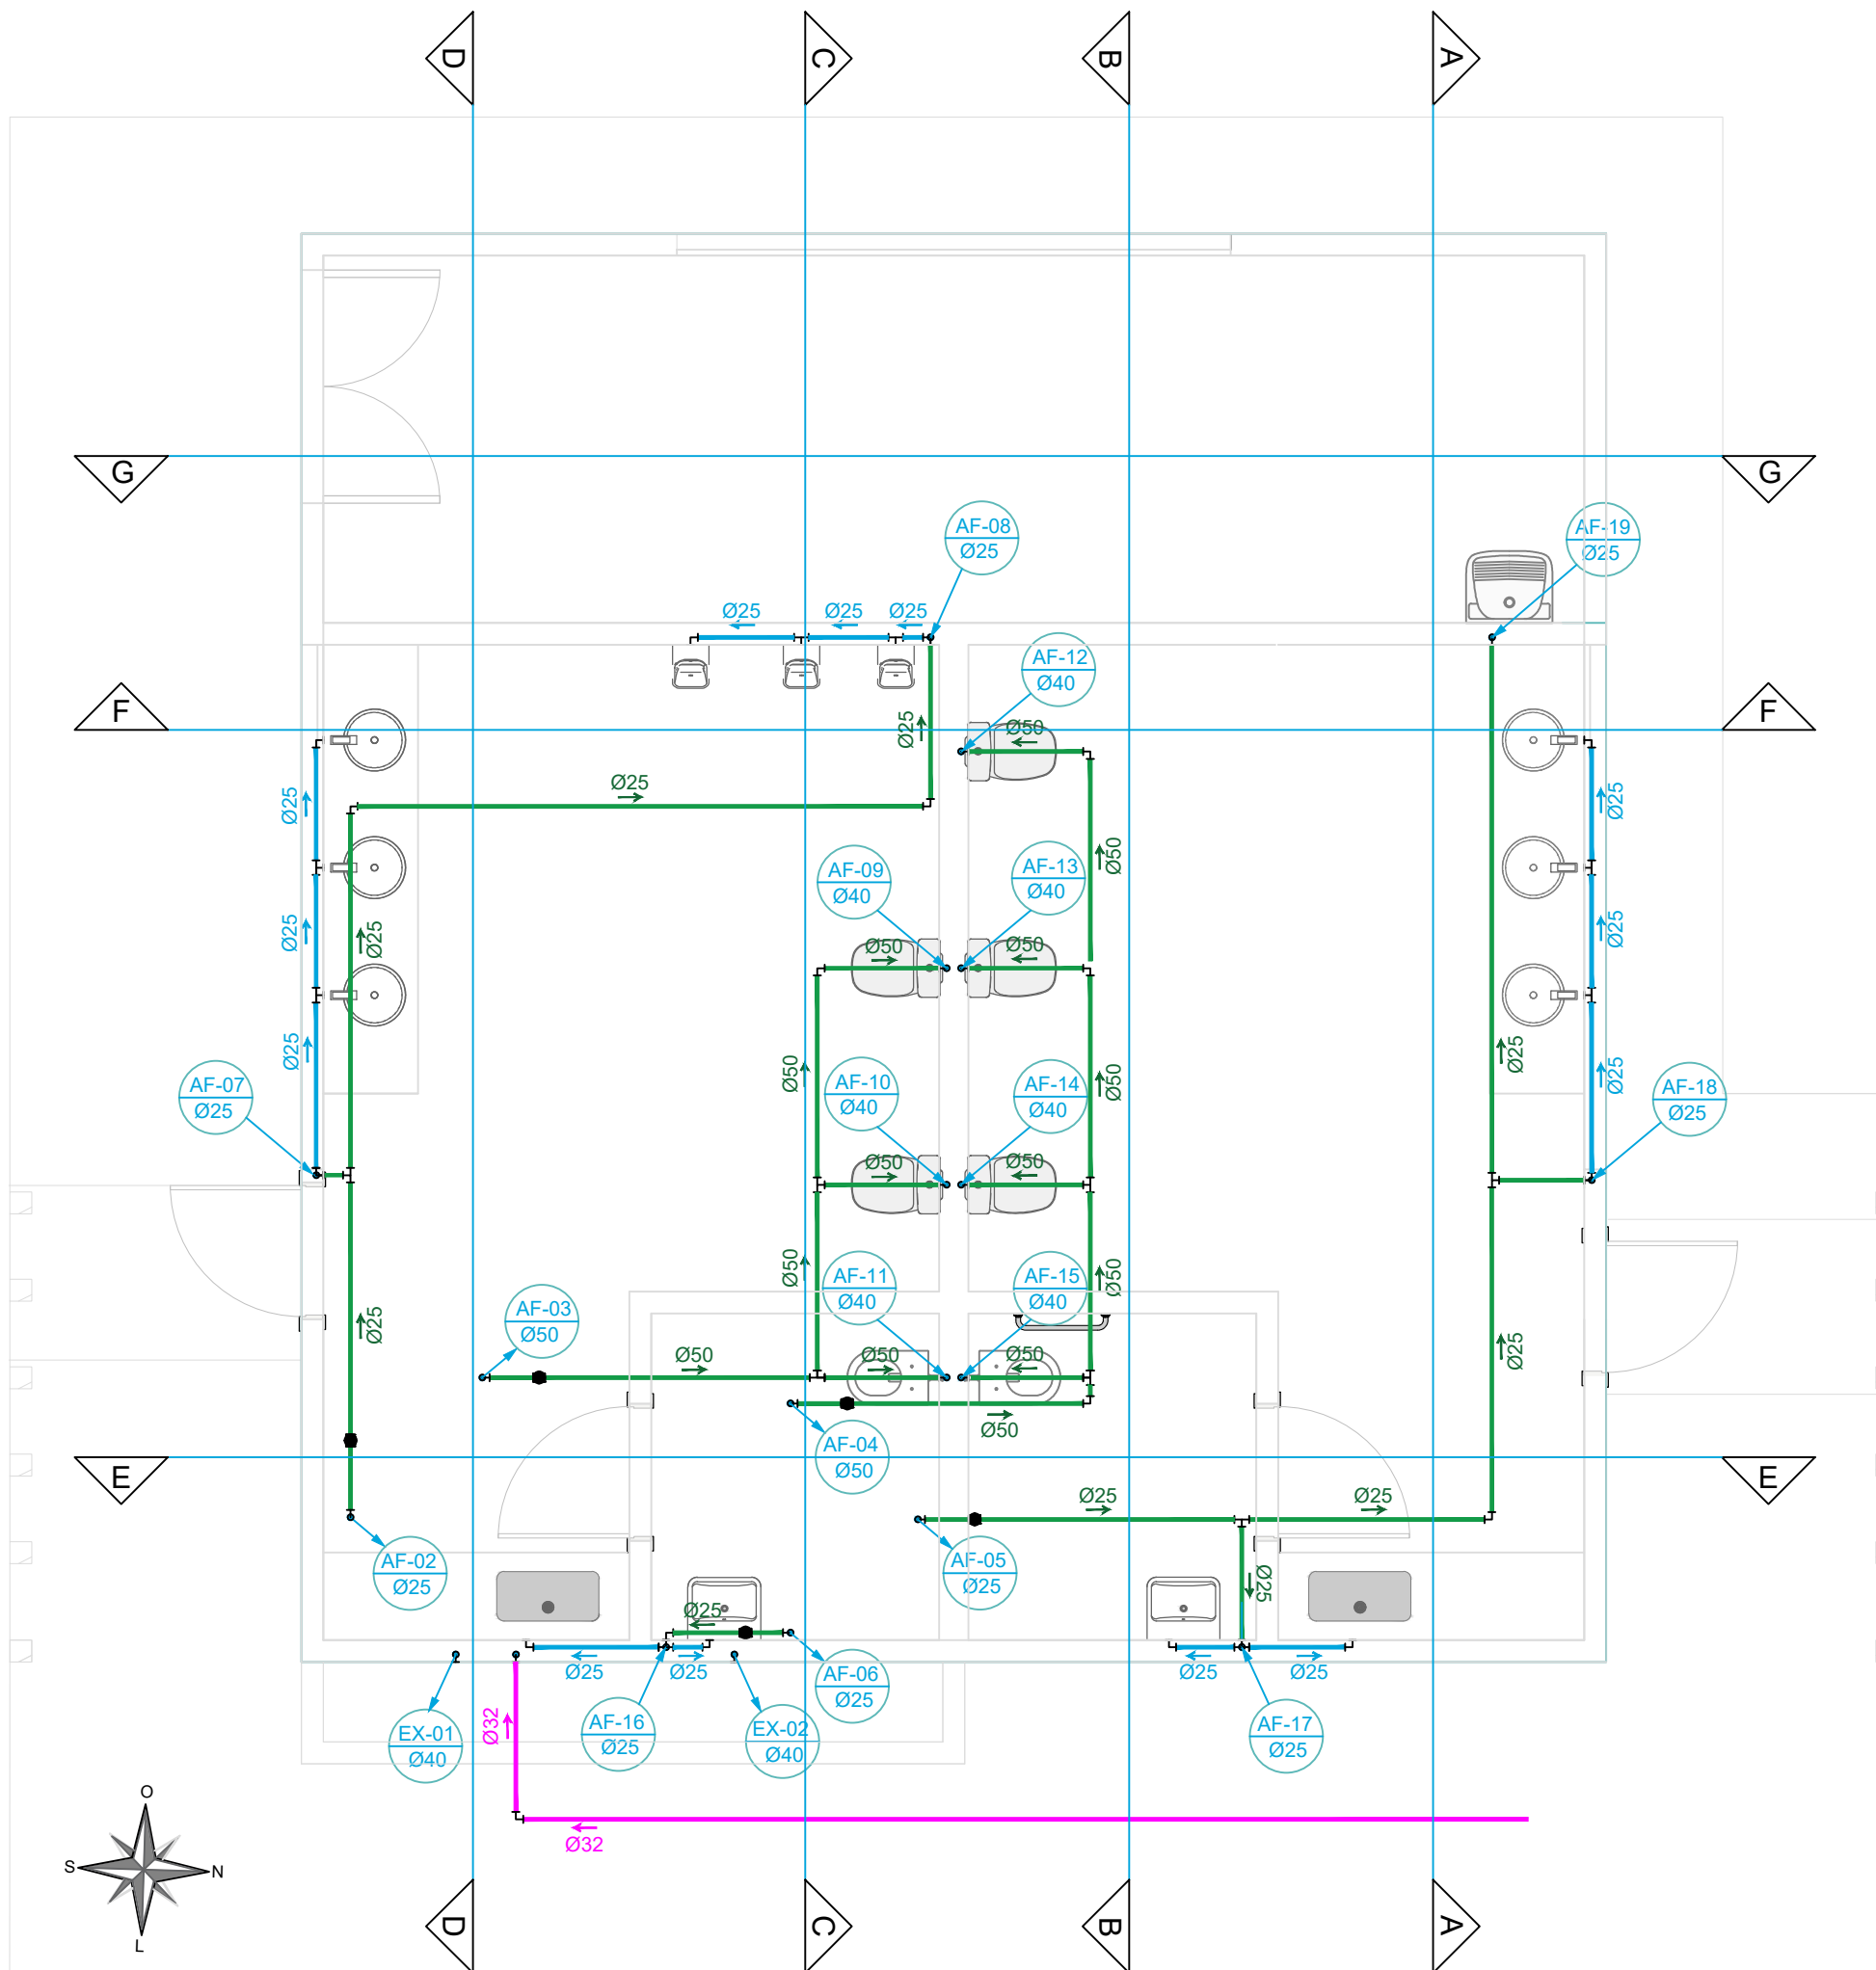

PLANTA BAIXA - REDE ÁGUA FRIA
ESCALA 1:50

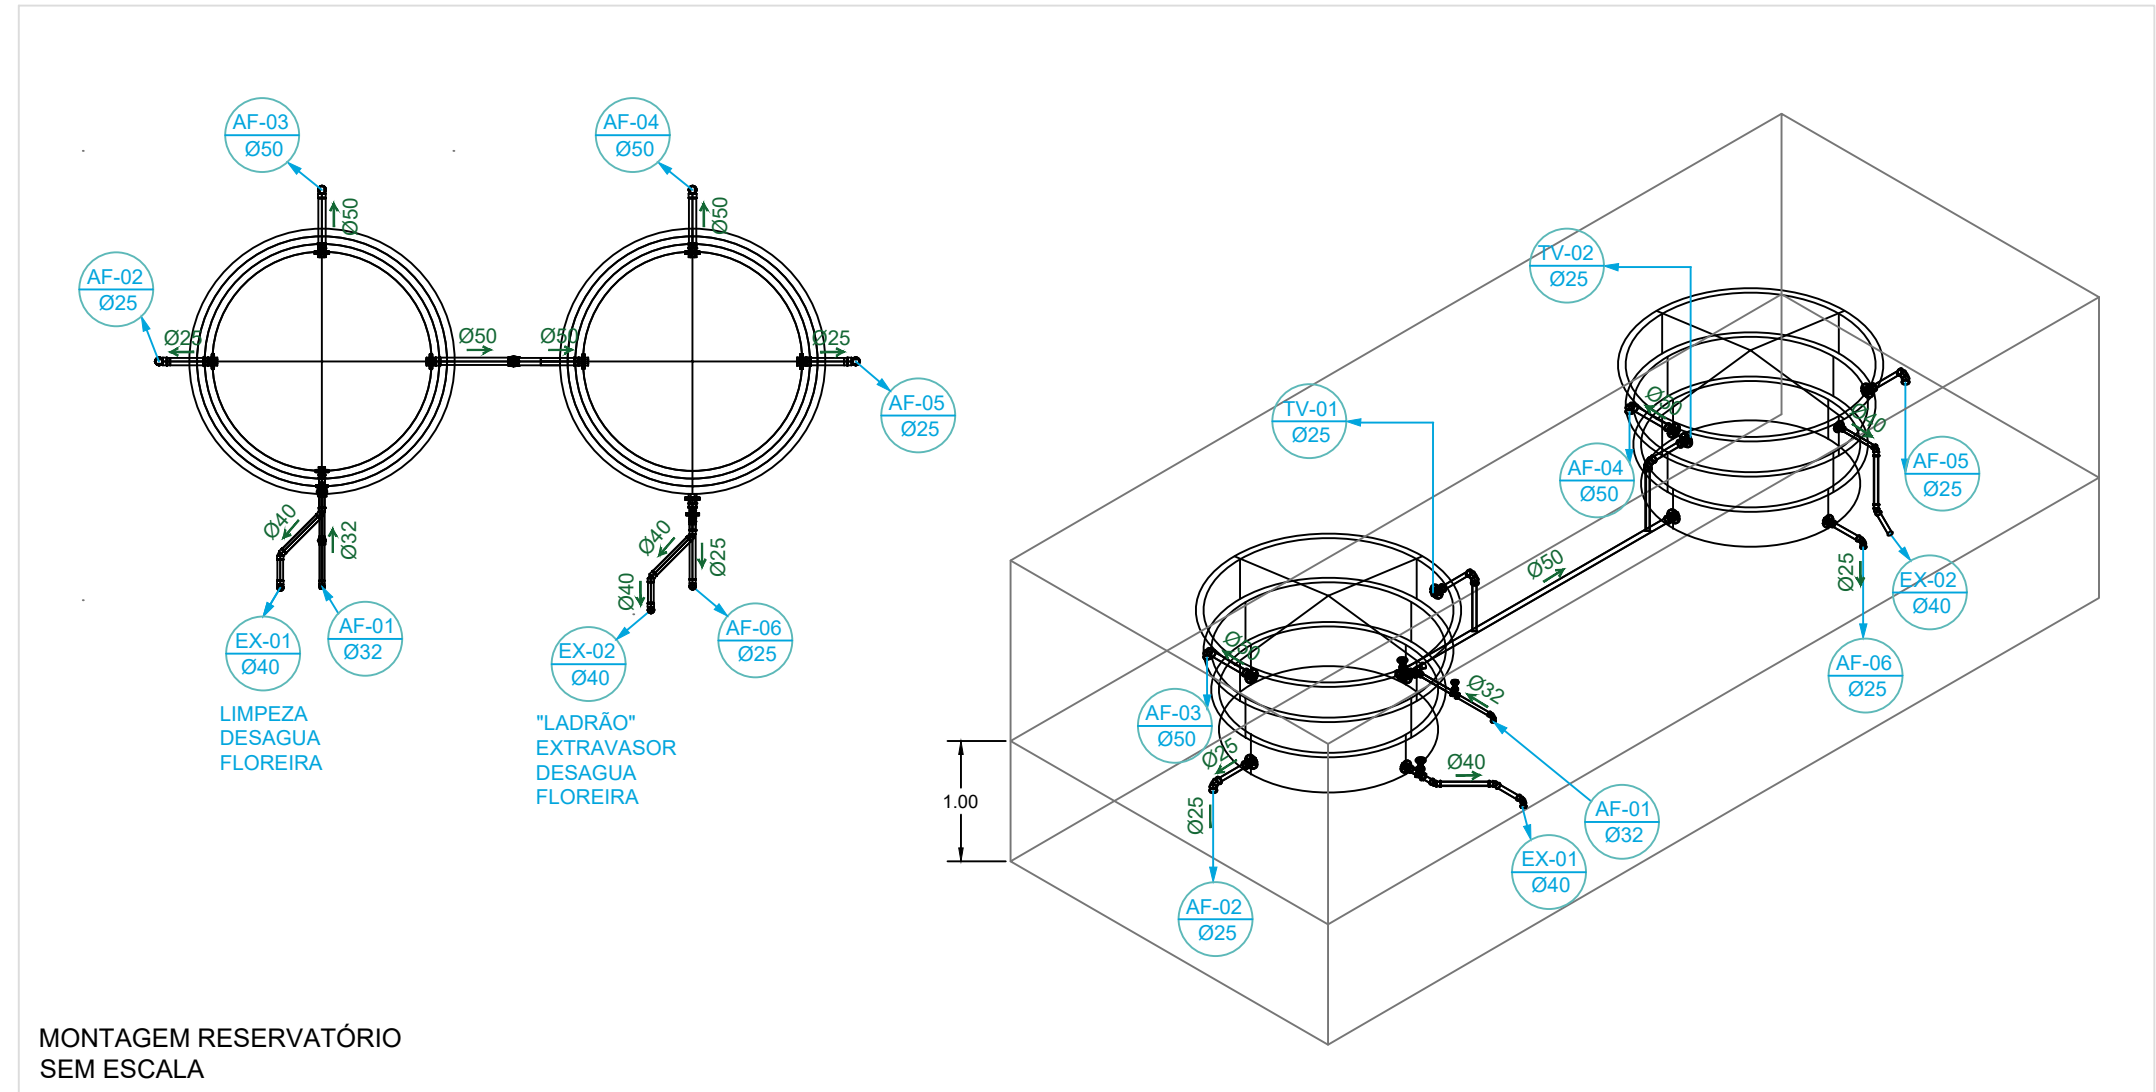


MONTAGEM RESERVATÓRIO
SEM ESCALA

PRUMADAS		LEGENDAS	
	ÁGUA FRIA		TUBO PVC PASSANDO SOBRE A LAJE
	LIMPEZA/ EXTRAVASOR		TUBO PVC PASSANDO PELA PAREDE
	TUBO DE VENTILAÇÃO		TUBO PVC ENTERRADO


NOTAS ÁGUA FRIA:

- Todas as conexões deverão ser de mesma qualidade, marca e modelo dos tubos.
- Não é permitida a execução de bolsas com a auxílio de maçarico ou ferramenta do tipo. Deverão ser usadas luvas soldáveis. As luvas existentes nas barras, deverão ser descartadas.
- É obrigatório o uso de lixa, cola específica e solução de limpeza, para a soldagem das conexões.


- Observações Gerais.**
- Medidas expressas em metros (m), exceto em casos indicados.
 - Paredes internas e externas serão de 15 cm, exceto em casos indicados.
 - Este projeto é o que deve ser seguido em obra.
 - As cotas de nível, indicadas em planta, referem-se aos níveis de piso acabado.
 - As cores da pintura da fachada deverão ser as indicadas em projeto ou o mais próximo possível.
 - Prever irrigação externa, quando tiver jardim.
 - A responsabilidade de execução fica por conta da mão de obra contratada.
 - Toda e qualquer alteração deve ser autorizada pelo gestor do contrato, o autor do projeto e fiscal da obra.
 - O Autor do projeto pode, em a qualquer momento no decorrer da obra ou após sua conclusão, repudiar o projeto caso o mesmo não esteja sendo seguido. Lei nº 9.610/1998 artigo 26º

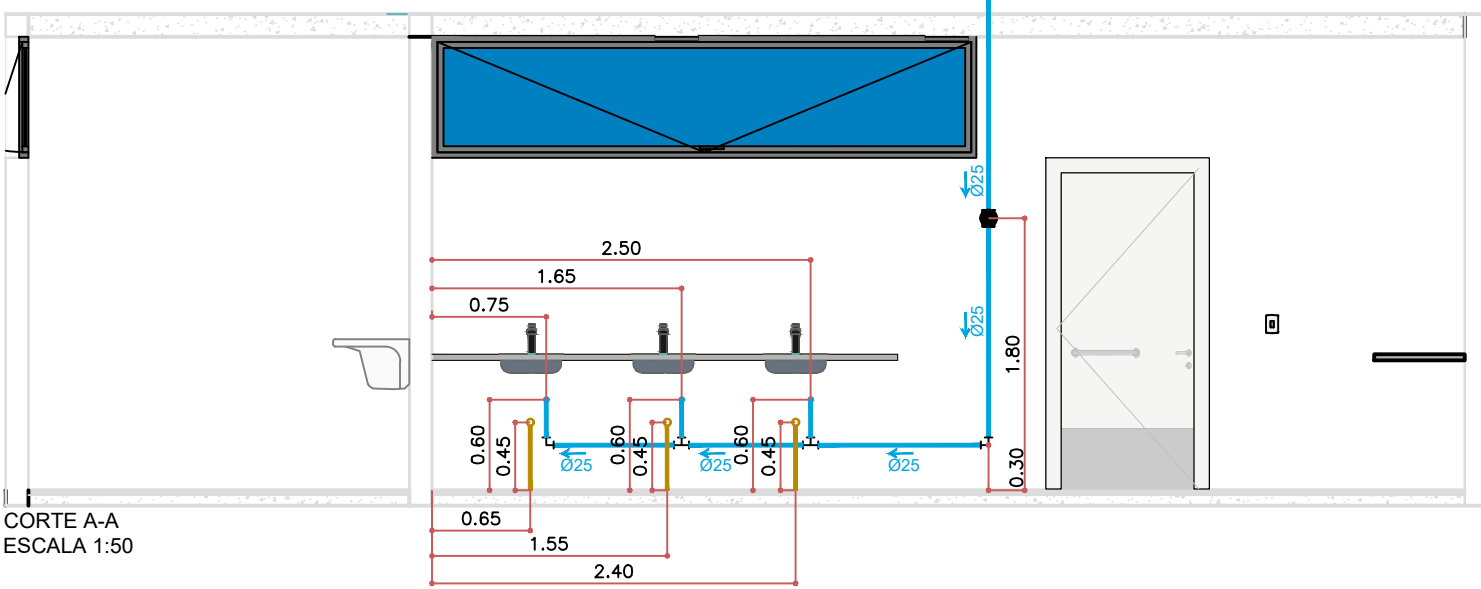


CORTE A-A
ESCALA 1:50

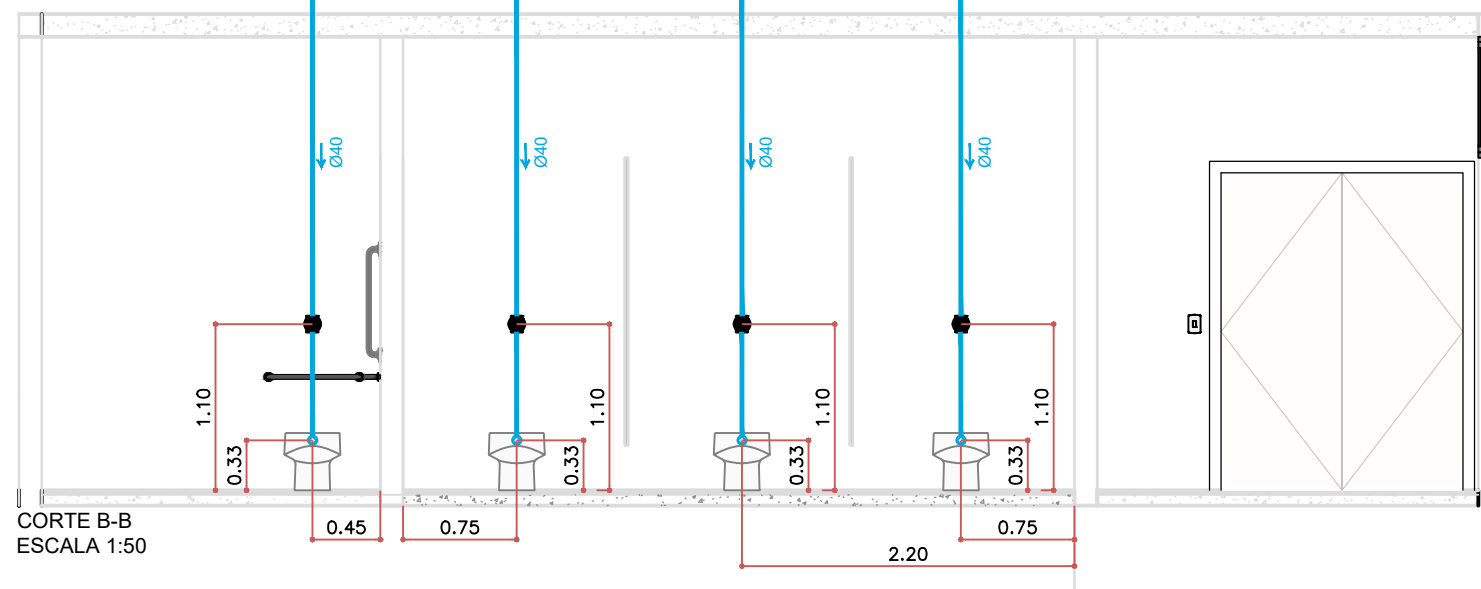


CORTE B-B
ESCALA 1:50

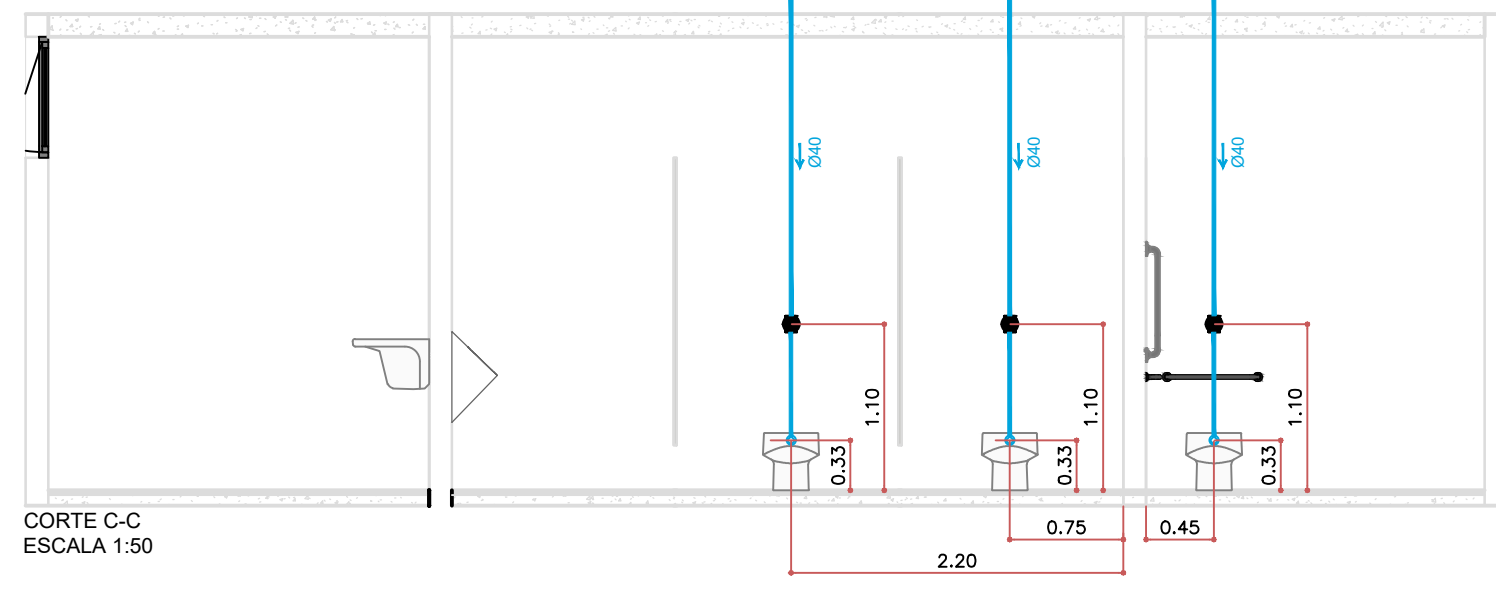


CORTE C-C
ESCALA 1:50

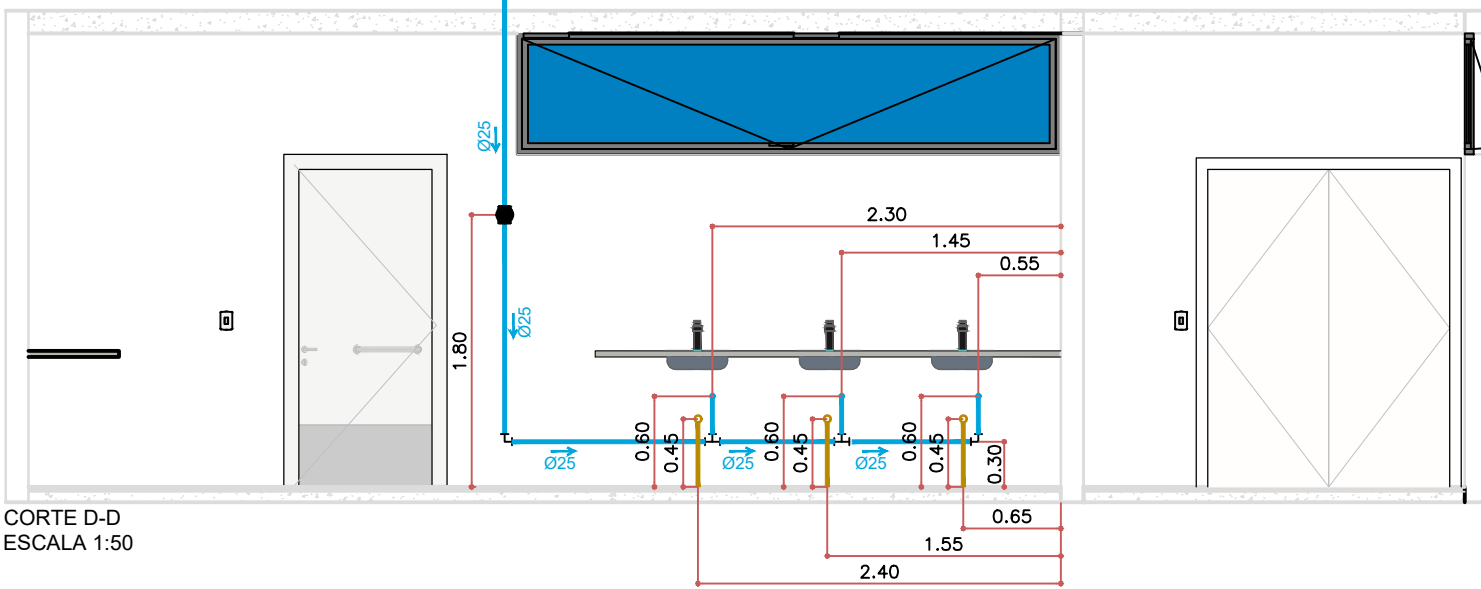


CORTE D-D
ESCALA 1:50

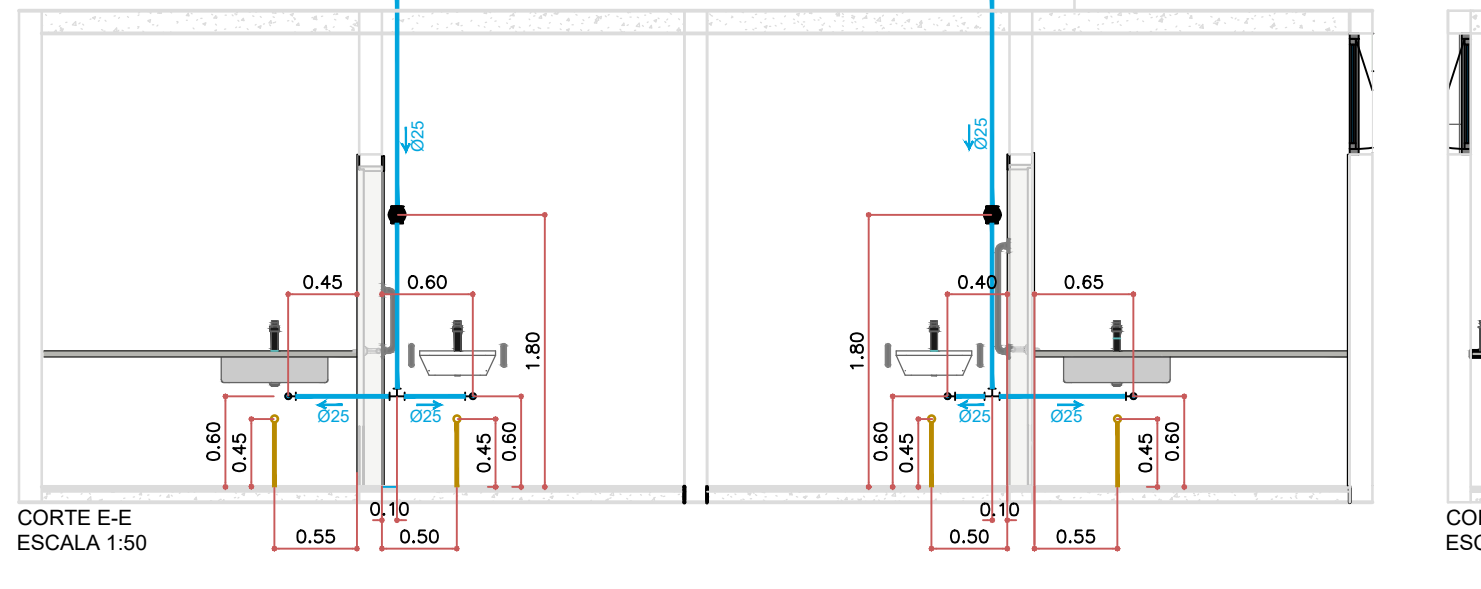

CORTE E-E
ESCALA 1:50

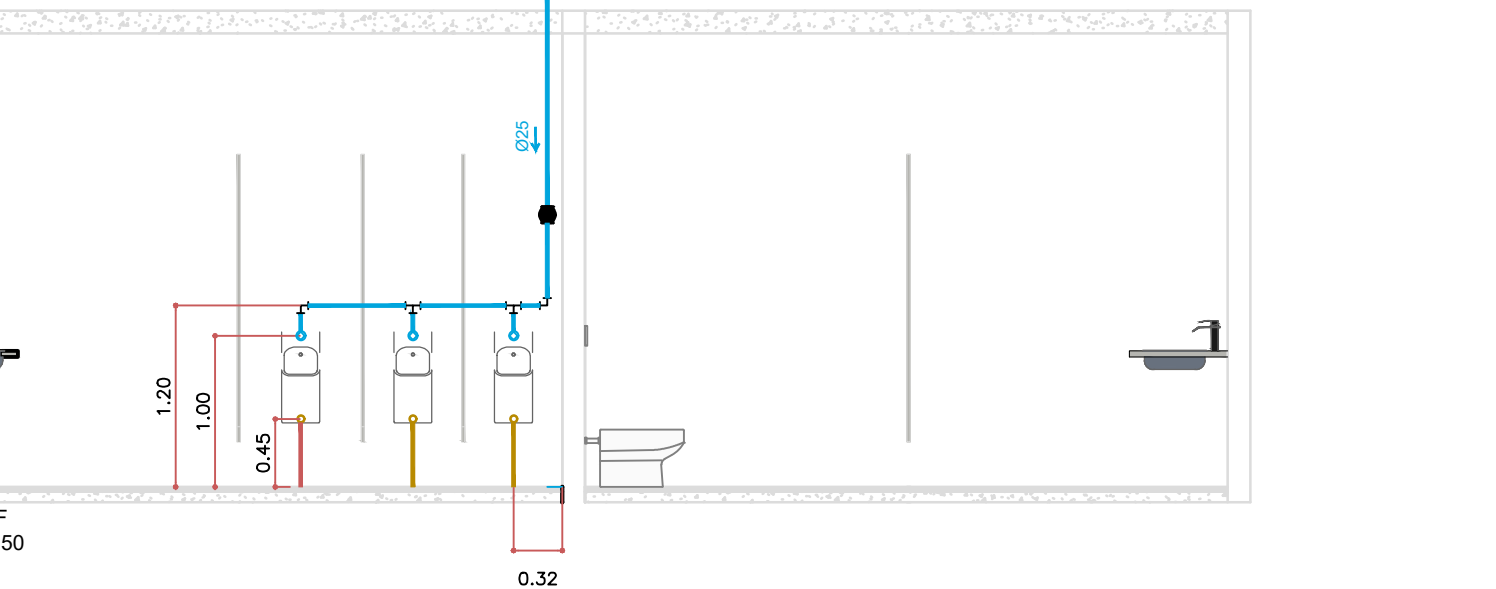

CORTE F-F
ESCALA 1:50

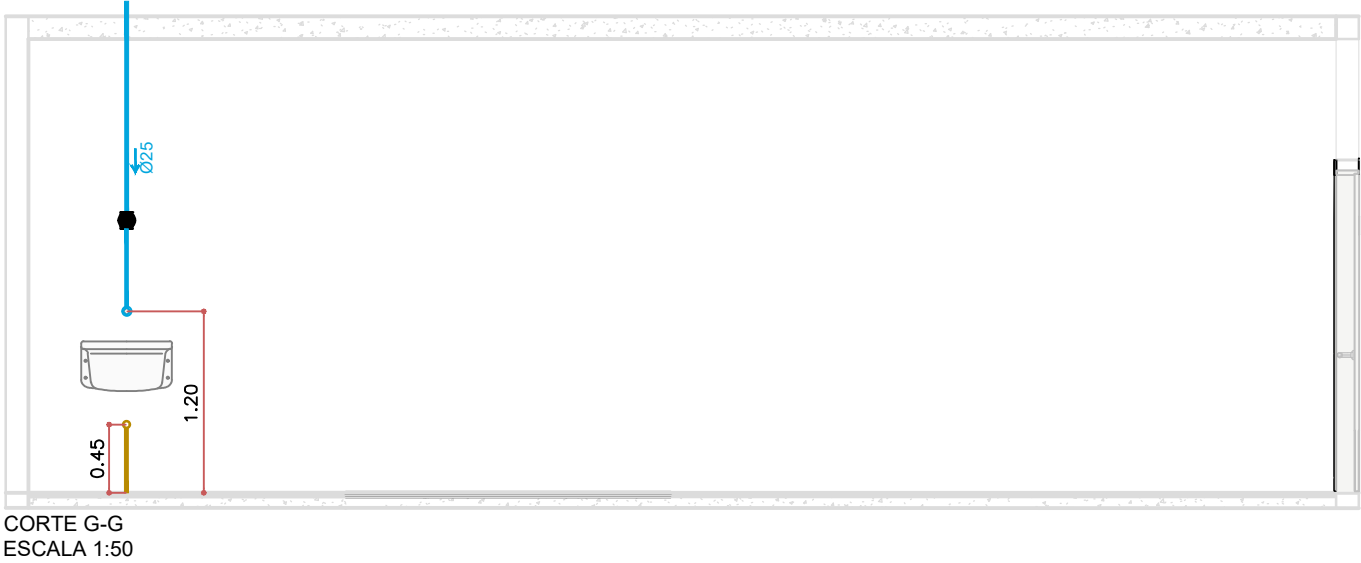

CORTE G-G
ESCALA 1:50

PROJETO:	SANITÁRIOS PARQUE ECOLÓGICO	FOLHA:	03/06
LOCAL:	PRAÇA MARIA APARECIDA BENFICA	TAMANHO:	A1
ASSUNTO:	PROJETOS COMPLEMENTARES HIDROSANITÁRIO - ÁGUA FRIA	ESCALA:	INDICADAS
PROPRIETÁRIO:	PREFEITURA MUNICIPAL DE ITATINGA	DATA:	01/04/25
PREFEITO:	PAULO HENRIQUE DE OLIVEIRA ROQUE		
AUTORA DO PROJETO:	ENGª CIVIL CAROLINA NUNES DE OLIVEIRA - CREA N° 5069305578		

